



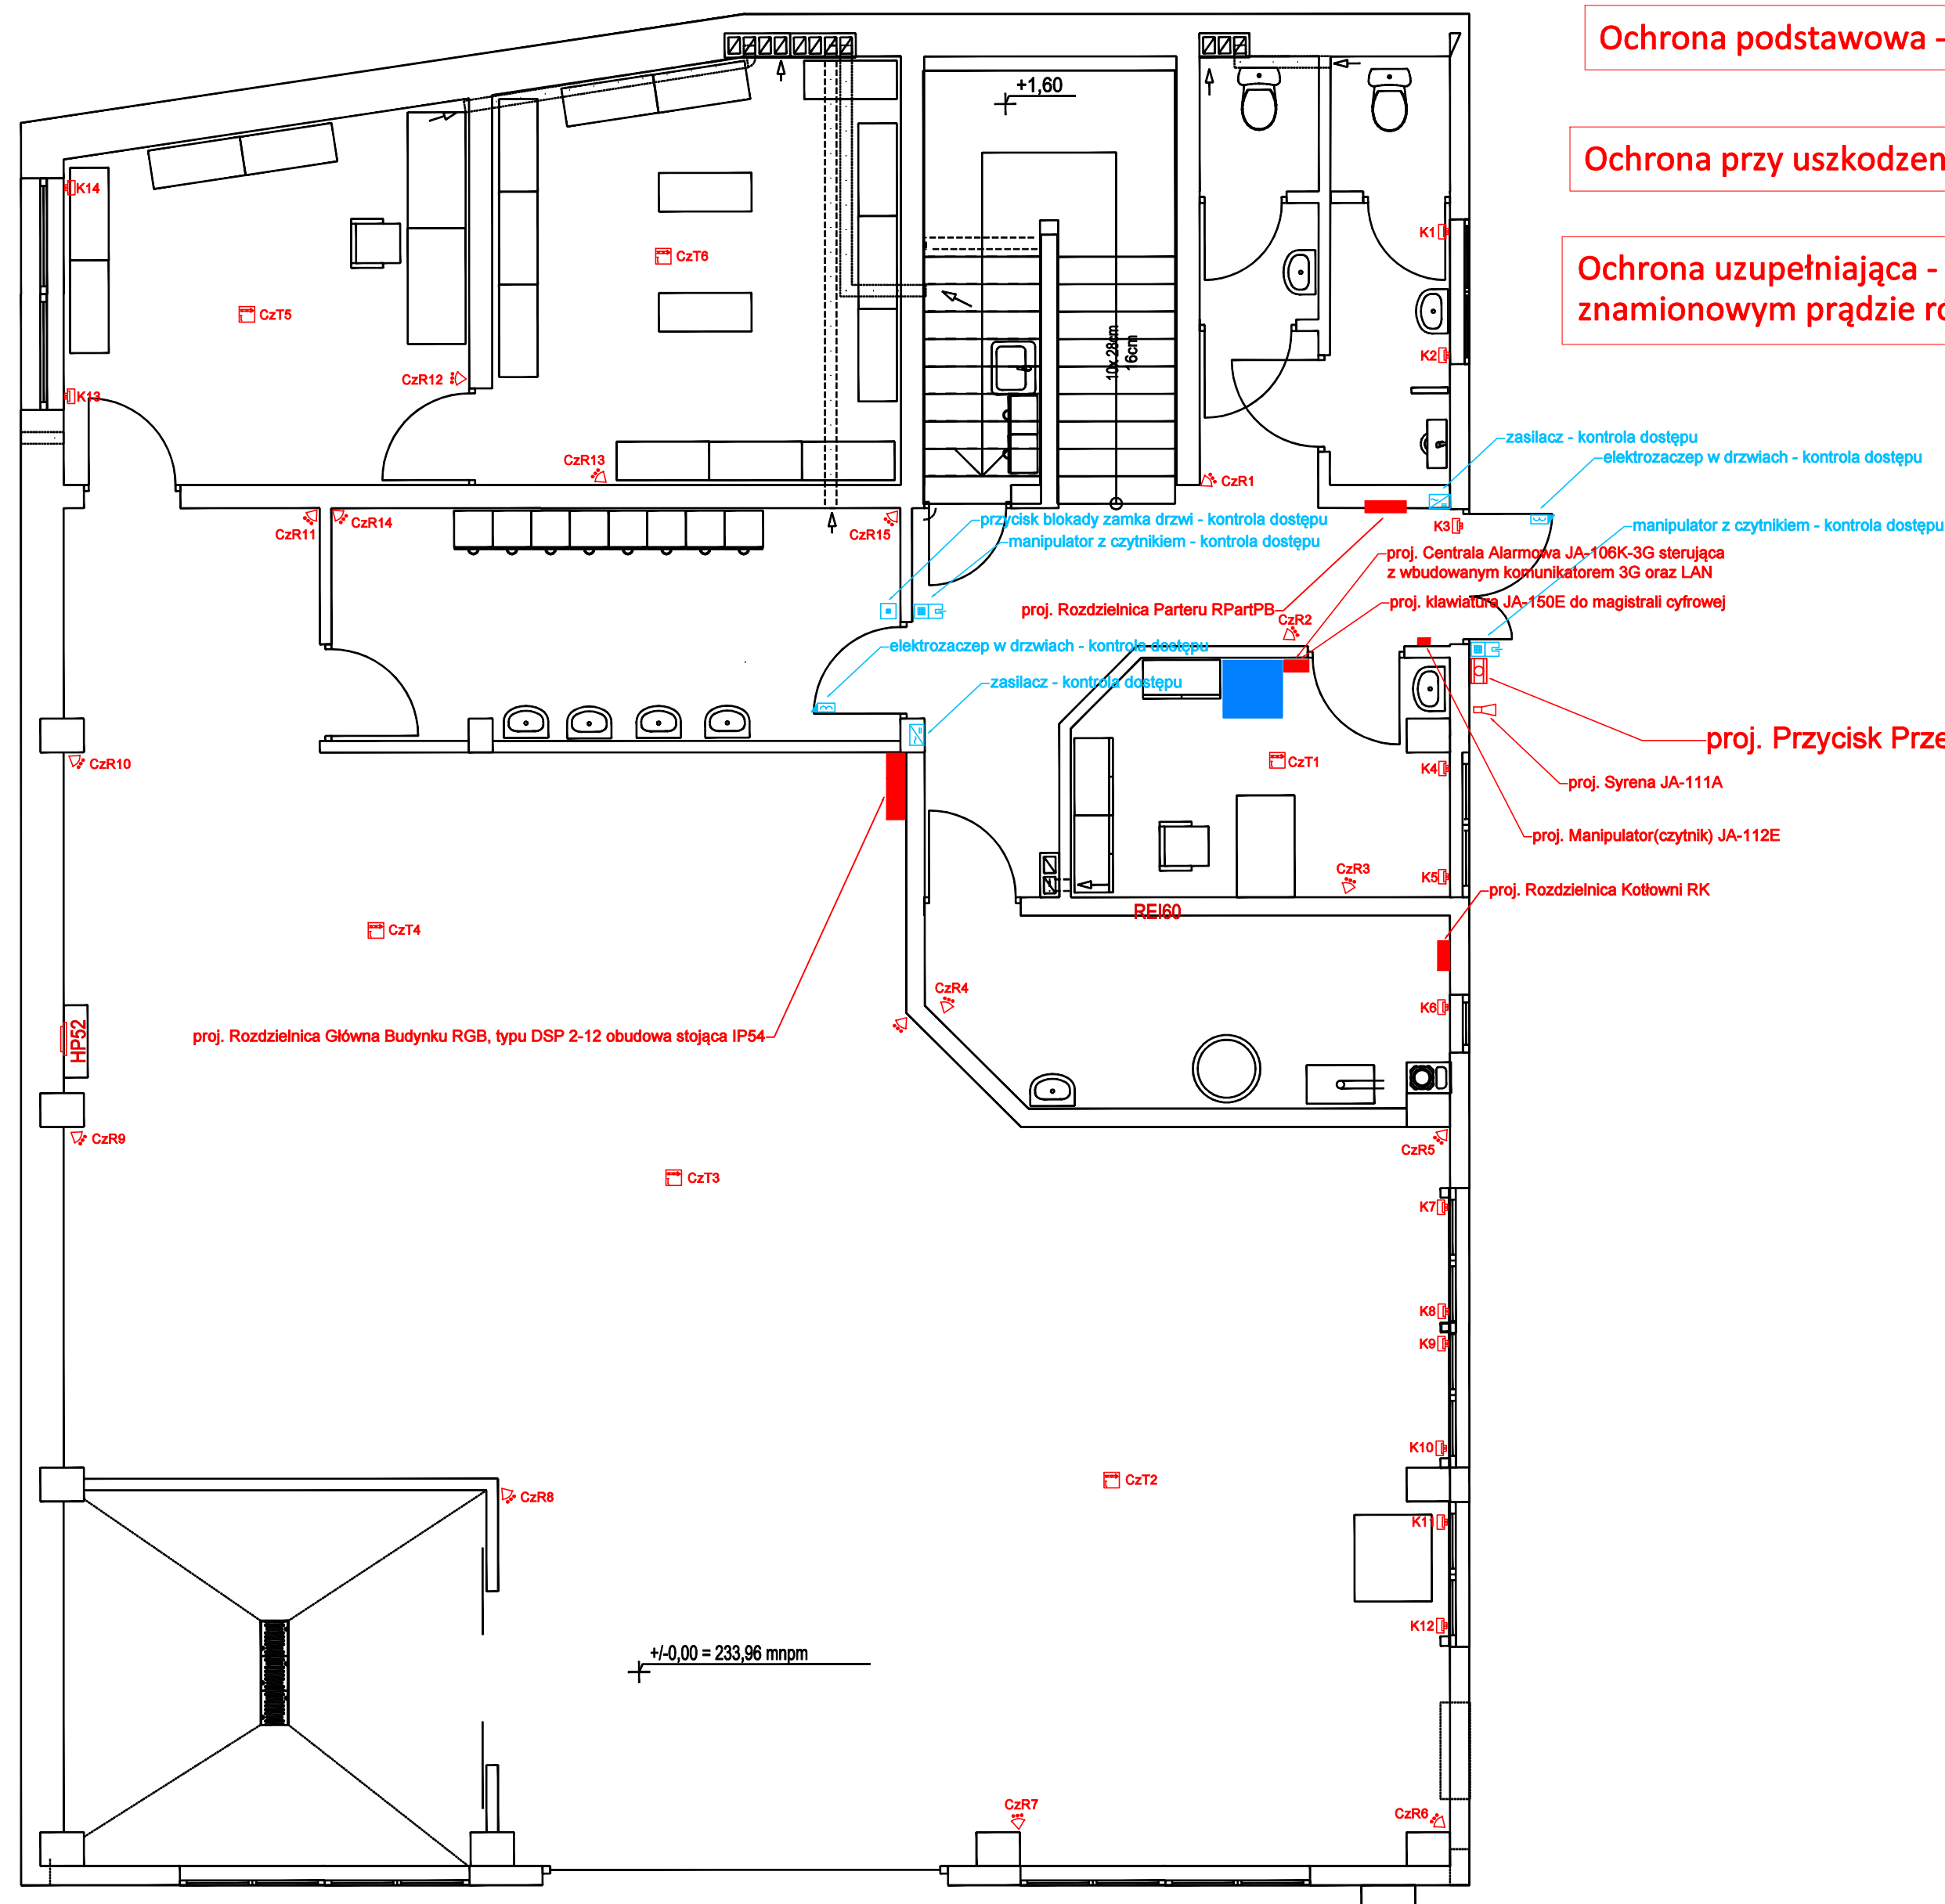

Ochrona uzupełniająca - urządzenia ochronne różnicowoprądowe o znamionowym prądzie różnicowoprądowym nie przekraczającym 30mA

—proj. Przycisk Przeciwpożarowego Wyłącznika Prądu

		Firma Handlowo-Projektowo-Wdrożeniowa "ELEKTROTECHNIKA PLUS" Urszula Zajac Mikułowice 292 28-100 Busko-Zdrój tel. 511-220-073 e-mail: elektrotechnikaplus@mikulowice.pl. www.hurtownia-elektrotechniczna.pl	
Rzut Parteru - Instalacja SSWiN i Systemu Kontroli Dostępu			
Obiekt:	Punkt Selektywnej Zbiórki Odpadów Komunalnych (PSZOK)		Rysunek nr: ET01
Adres:	Działki nr ewid. 1529/2, 1530 i 1539 ul. Starobuska 14 26-020 Chmielnik		Skala: 1:50
Inwestor:	Zakład Usług Komunalnych w Chmielniku Sp. z o.o. Zrecze Duże 1A 26-020 Chmielnik		
Projektował:	Uprawnienia:	Data:	Podpis:
mgr inż. elektrotechn. Tomasz Zajac	SWK/0137/PWOE/07	Sierpień 2022	
Sprawdził:	Uprawnienia:	Data:	Podpis:
mgr inż. elektr. Stanisław Sobierajski	SWK/0047/POOE/03	Sierpień 2022	

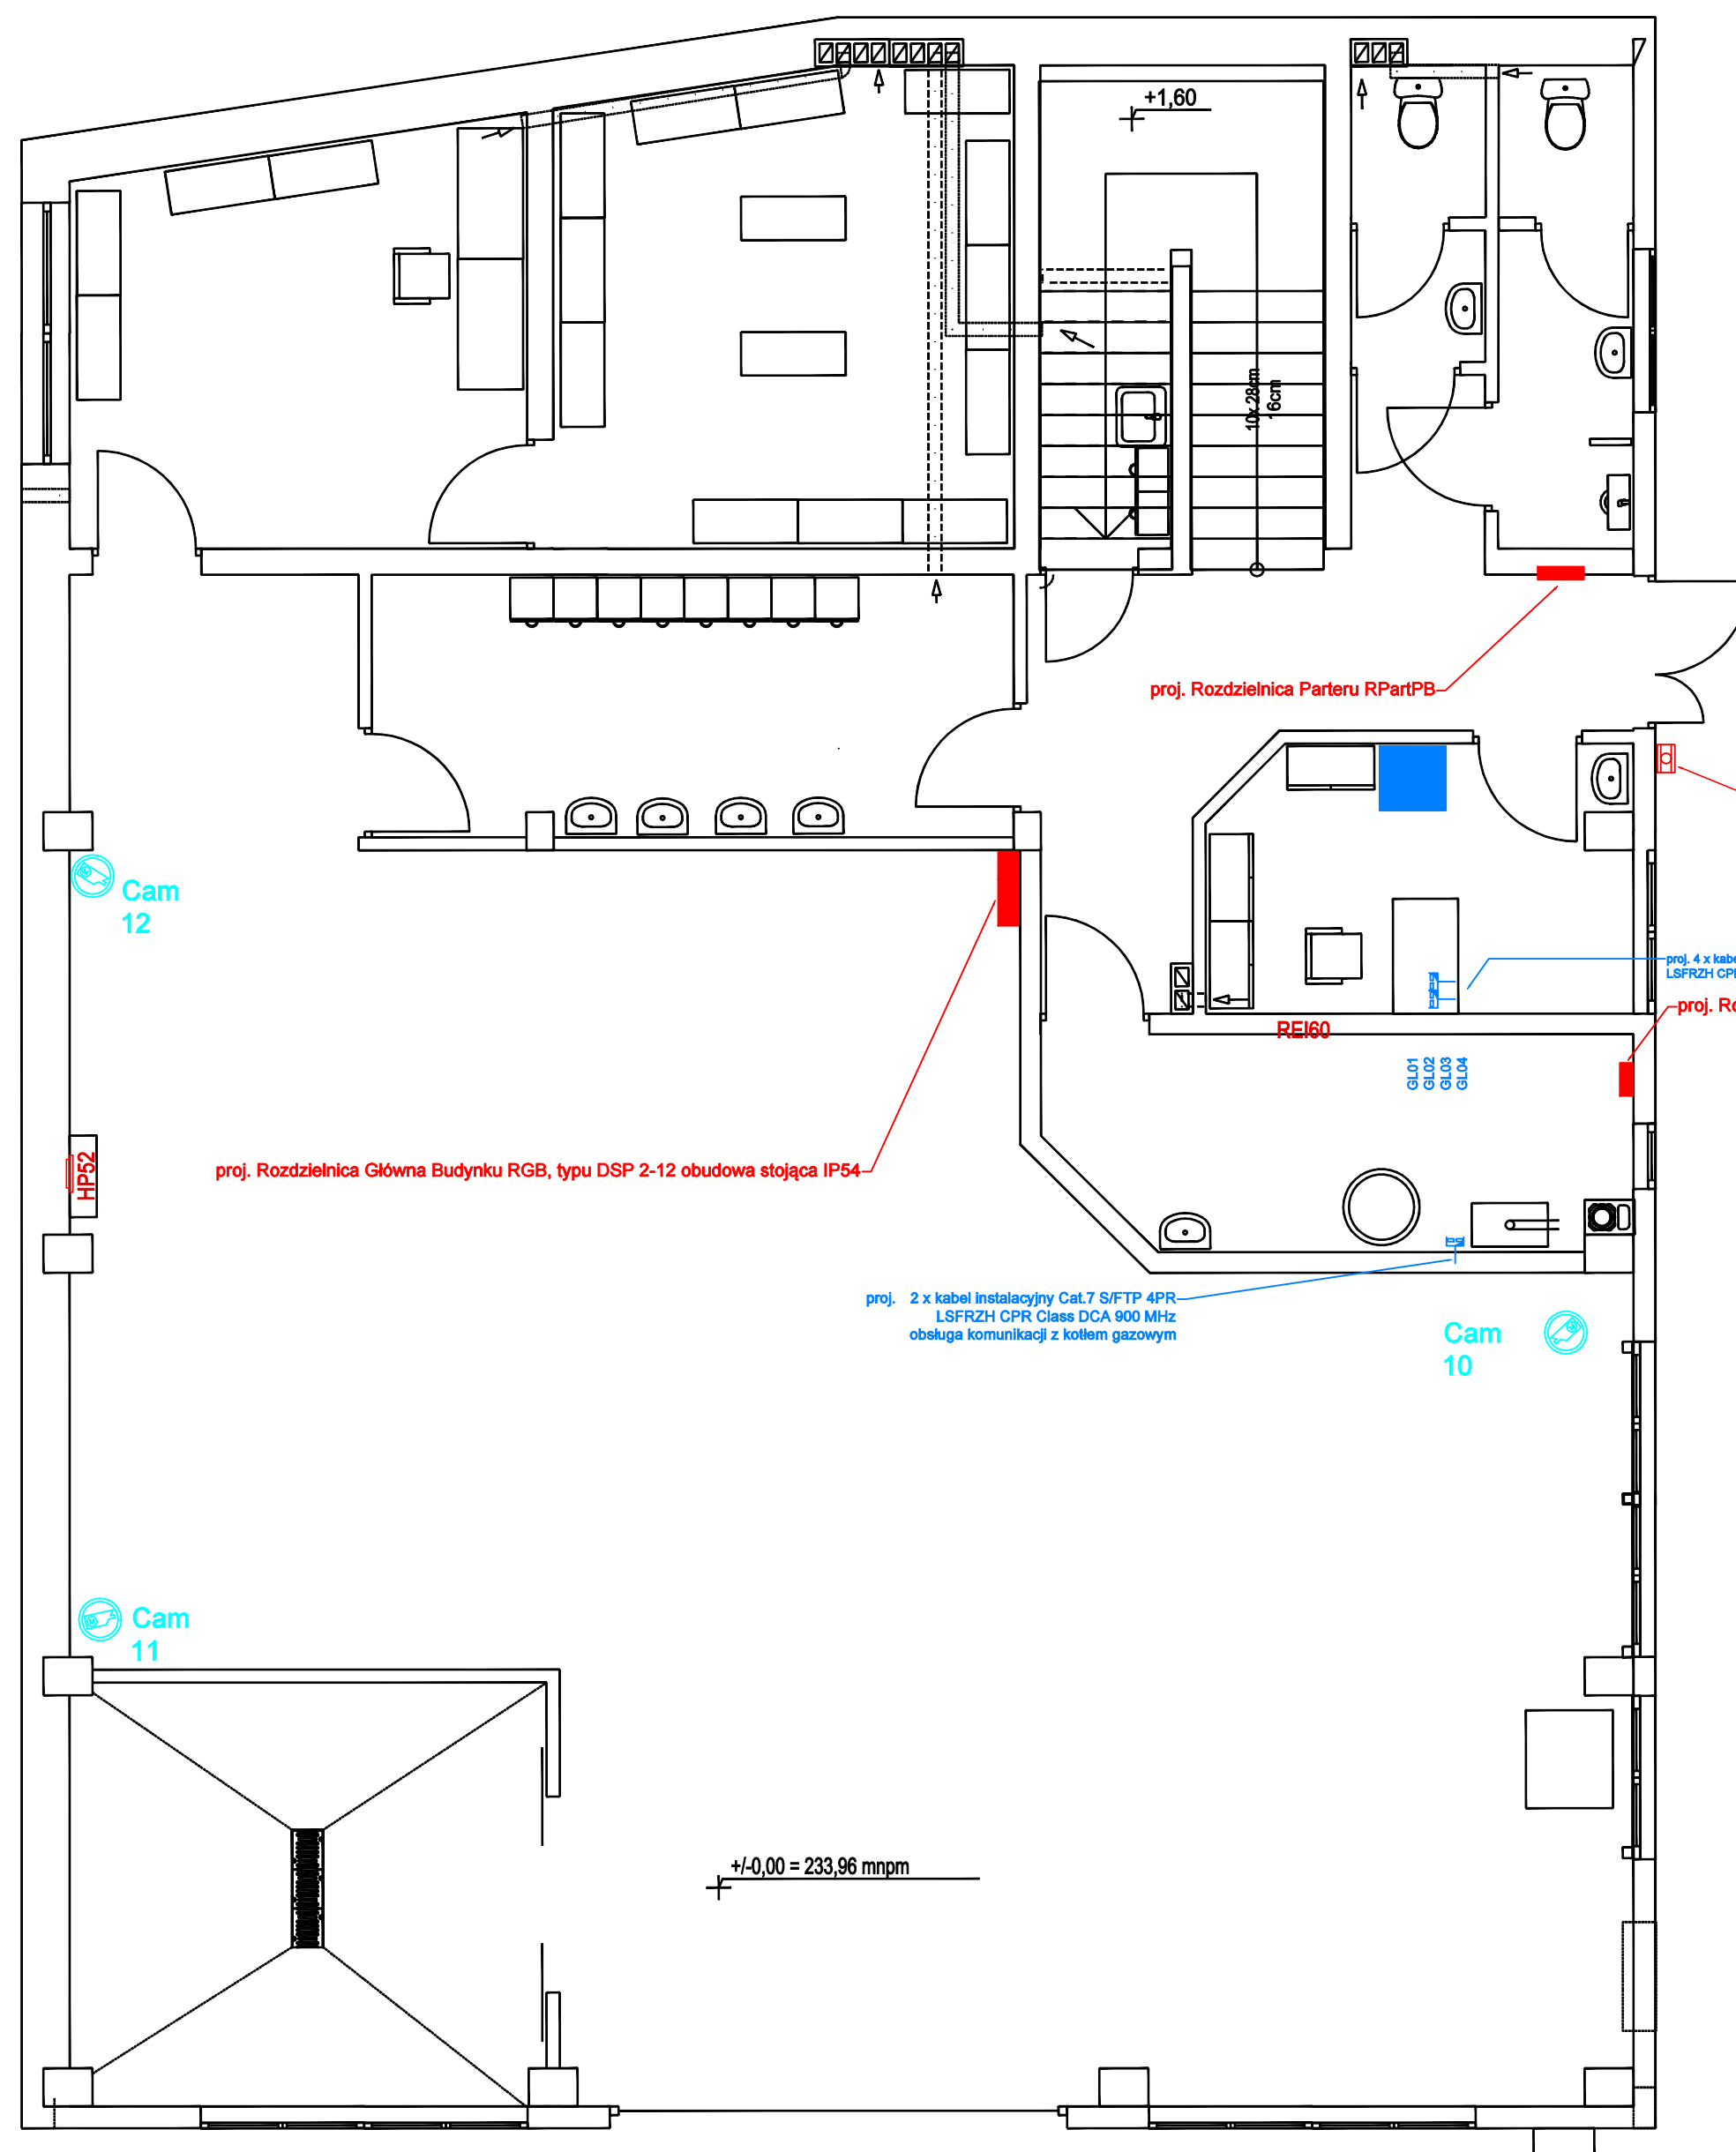

Ochrona podstawowa - izolacja podstawowa części czynnych

Ochrona przy uszkodzeniu - samoczynne wyłączenie zasilania

Ochrona uzupełniająca - urządzenia ochronne różnicowoprądowe o znamionowym prądzie różnicowoprądowym nie przekraczającym 30mA

proj. Rozdzielnica Parteru RPartPB

proj. Przycisk Przeciwpżarowego Wyłącznika Prądu

proj. 4 x kabel instalacyjny Cat.7 S/FTP 4PR
LSFRZH CPR Class DCA 900 MHz

proj. Rozdzielnica Kuchni RK

REI60
GL01
GL03
GL04

proj. Rozdzielnica Główna Budynku RGB, typu DSP 2-12 obudowa stojąca IP54

proj. 2 x kabel instalacyjny Cat.7 S/FTP 4PR
LSFRZH CPR Class DCA 900 MHz
obejmuje komunikacji z kotłem gazowym

Cam
10


Cam
11

Cam
12

+/-0,00 = 233,96 mnpm

RYSUNEK ZAMIENNY

 Firma Handlowo-Projektowo-Wdrożeniowa "ELEKTROTECHNIKA PLUS" Urszula Zajac Mikulowice 292 28-100 Busko-Zdrój tel. 511-220-073 e-mail: elektrotechnikaplus@mikulowice.pl. www.hurtownia-elektrotechniczna.pl			
Rzut Parteru - Instalacja okablowania strukturalnego i Systemu Monitoringu Wizyjnego			
Obiekt:	Punkt Selektywnej Zbiórki Odpadów Komunalnych (PSZOK)	Rysunek nr: ET02	
Adres:	Działki nr ewid. 1529/2, 1530 i 1539 ul. Starobuska 14 26-020 Chmielnik	Skala: 1:50	
Inwestor:	Zakład Usług Komunalnych w Chmielniku Sp. z o.o. Zrecze Duże 1A 26-020 Chmielnik		
Projektował:	Uprawnienia:	Data:	Podpis:
mgr inż. elektrotechn. Tomasz Zajac	SWK/0137/PWOE/07	Sierpień 2022	
Sprawdził:	Uprawnienia:	Data:	Podpis:
mgr inż. elektr. Stanisław Sobierajski	SWK/0047/POOE/03	Sierpień 2022	

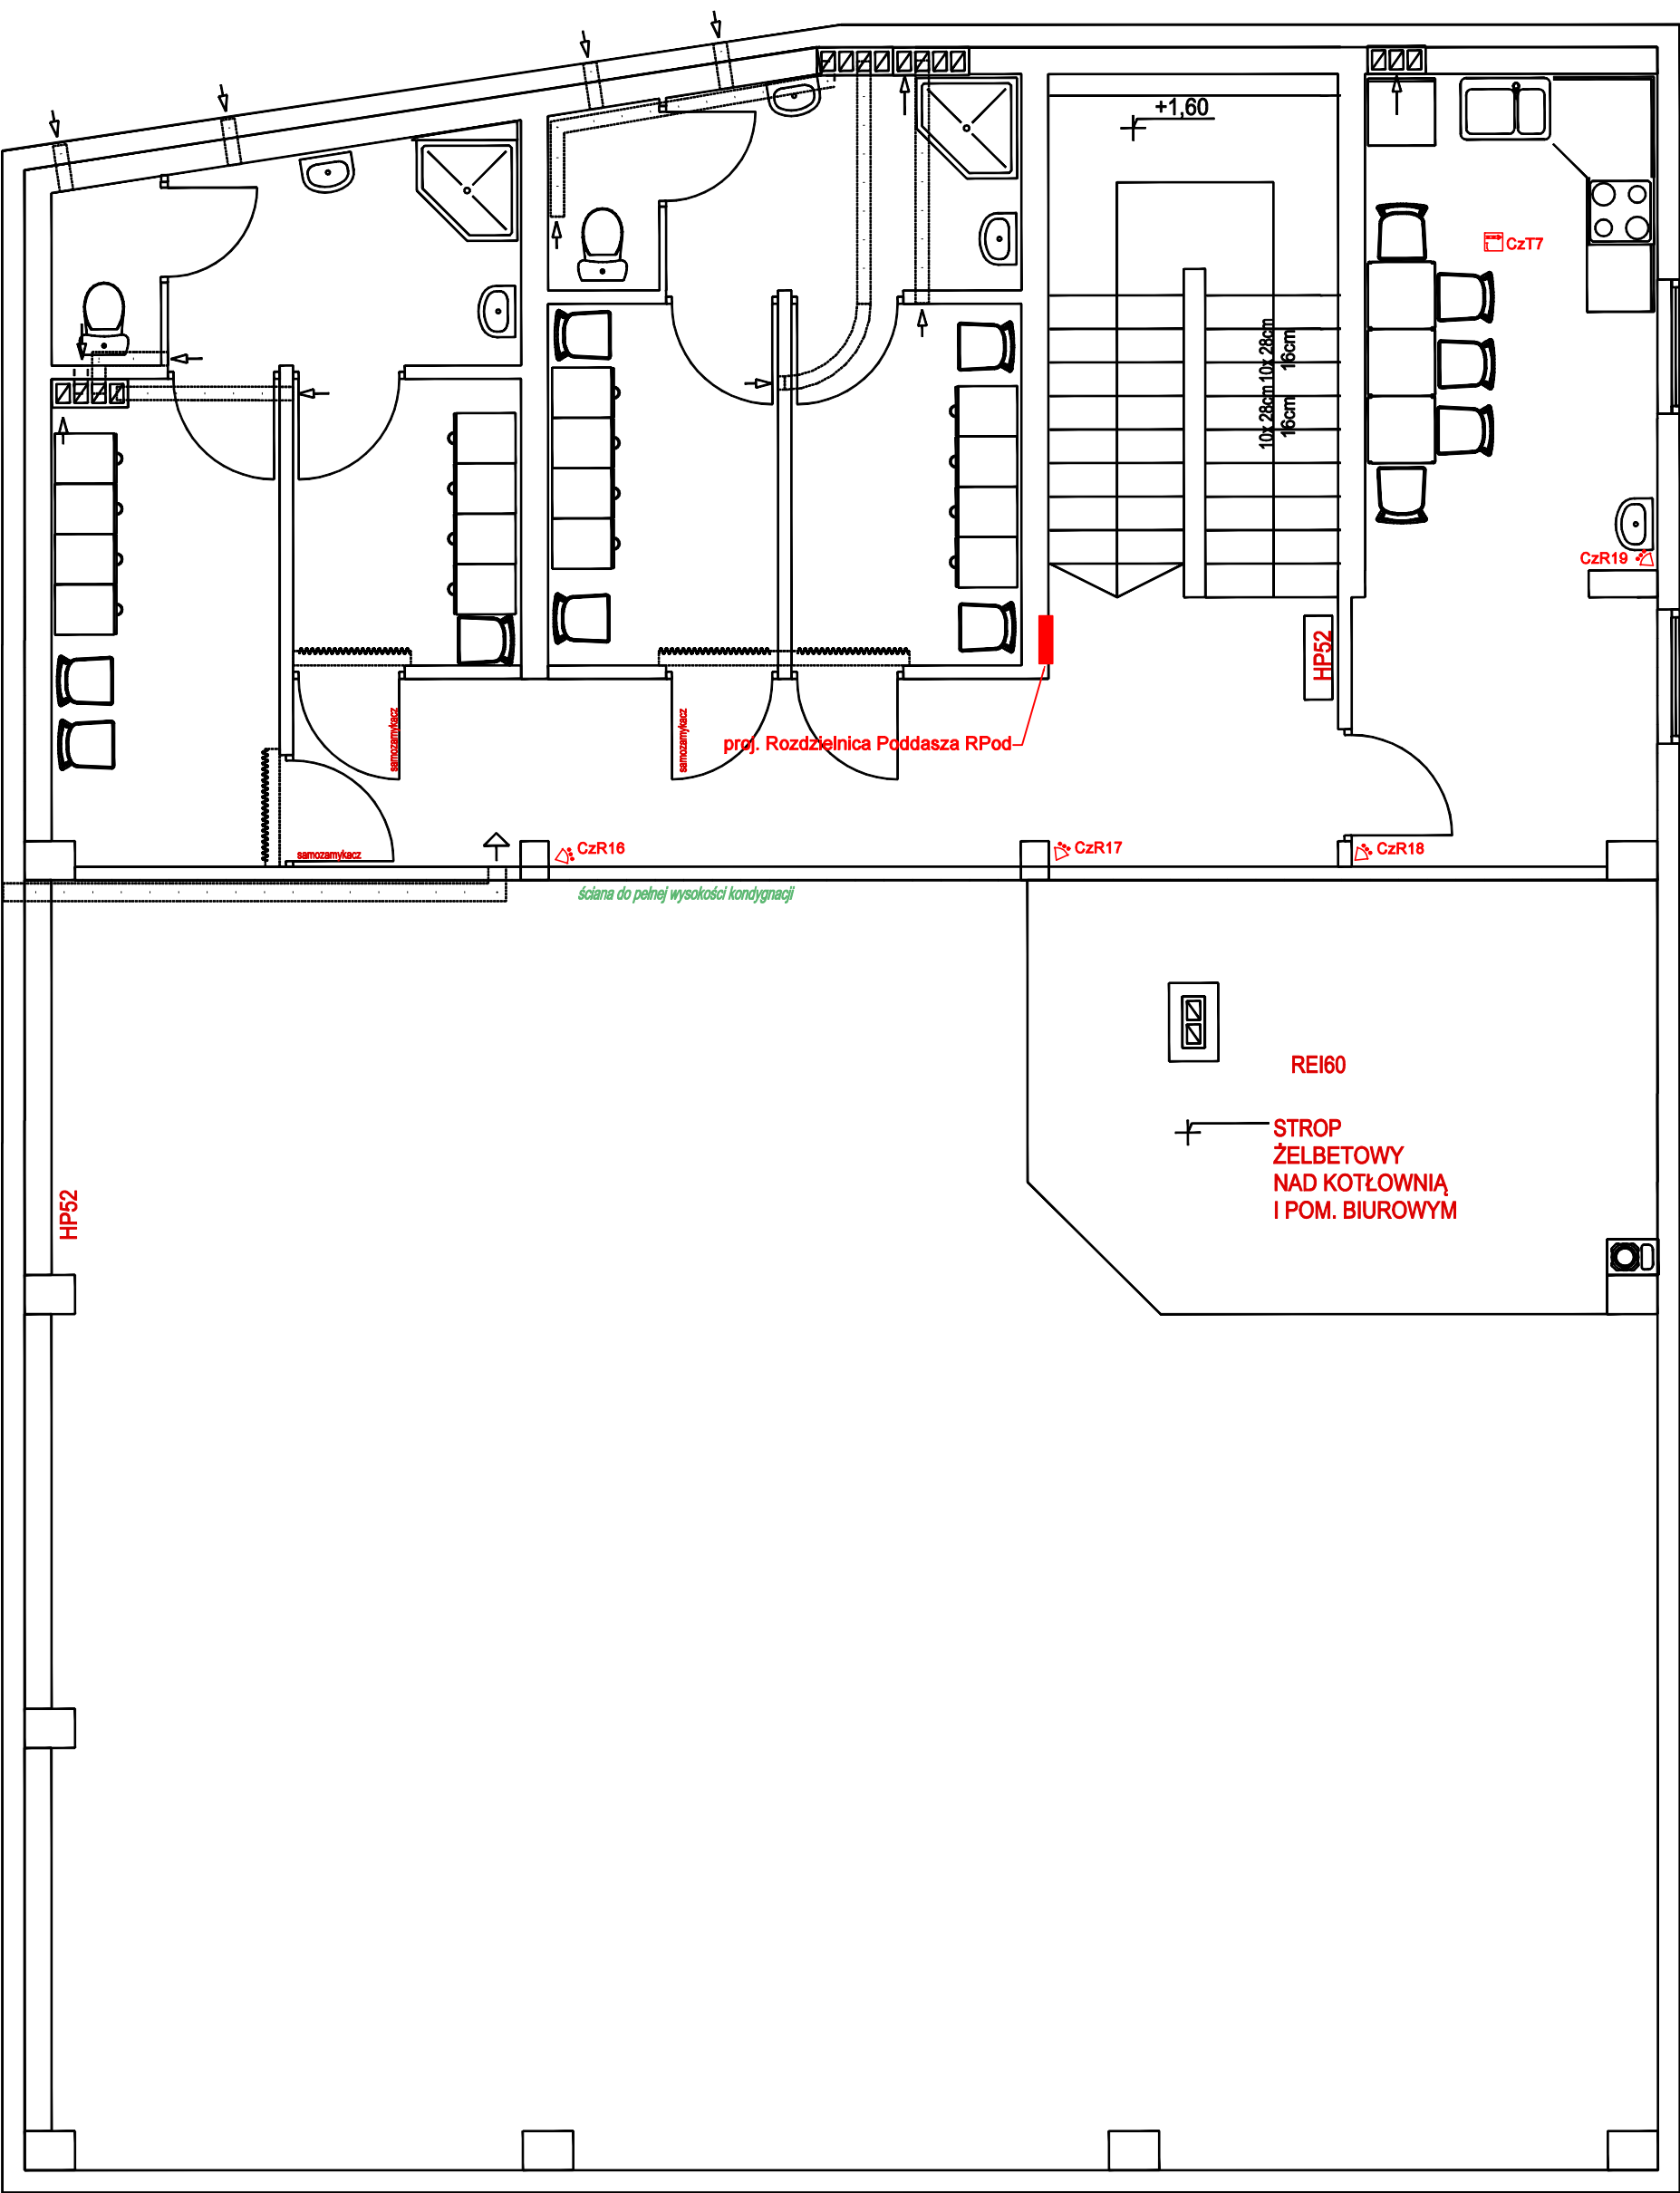



Ochrona podstawowa - izolacja podstawowa części czynnych

Ochrona przy uszkodzeniu - samoczynne wyłączenie zasilania

Ochrona uzupełniająca - urządzenia ochronne różnicowoprądowe o znamionowym prądzie różnicowoprądowym nie przekraczającym 30mA

RYSUNEK ZAMIENNY

 ELEKTROTECHNIKA PLUS Firma Handlowo-Projektowo-Wdrożeniowa "ELEKTROTECHNIKA PLUS" Urszula Zając Mikulowice 292 28-100 Busko-Zdrój tel. 511-220-073 e-mail: elektrotechnikaplus@mikulowice.pl www.hurtownia-elektrotechniczna.pl			
Rzut Poddasza - Instalacja SSWIN			
Obiekt:	Punkt Selektywnej Zbiórki Odpadów Komunalnych (PSZOK)	Rysunek nr: ET03	
Adres:	Działki nr ewid. 1529/2, 1530 i 1539 ul. Starobuska 14 26-020 Chmielnik	Skala: 1:50	
Inwestor:	Zakład Usług Komunalnych w Chmielniku Sp. z o.o. Zrecze Duże 1A 26-020 Chmielnik		
Projektował:	Uprawnienia:	Data:	Podpis:
mgr inż. elektrotechn. Tomasz Zając	SWK/0137/PWOE/07	Sierpień 2022	
Sprawdził:	Uprawnienia:	Data:	Podpis:
mgr inż. elektr. Stanisław Sobierajski	SWK/0047/POOE/03	Sierpień 2022	

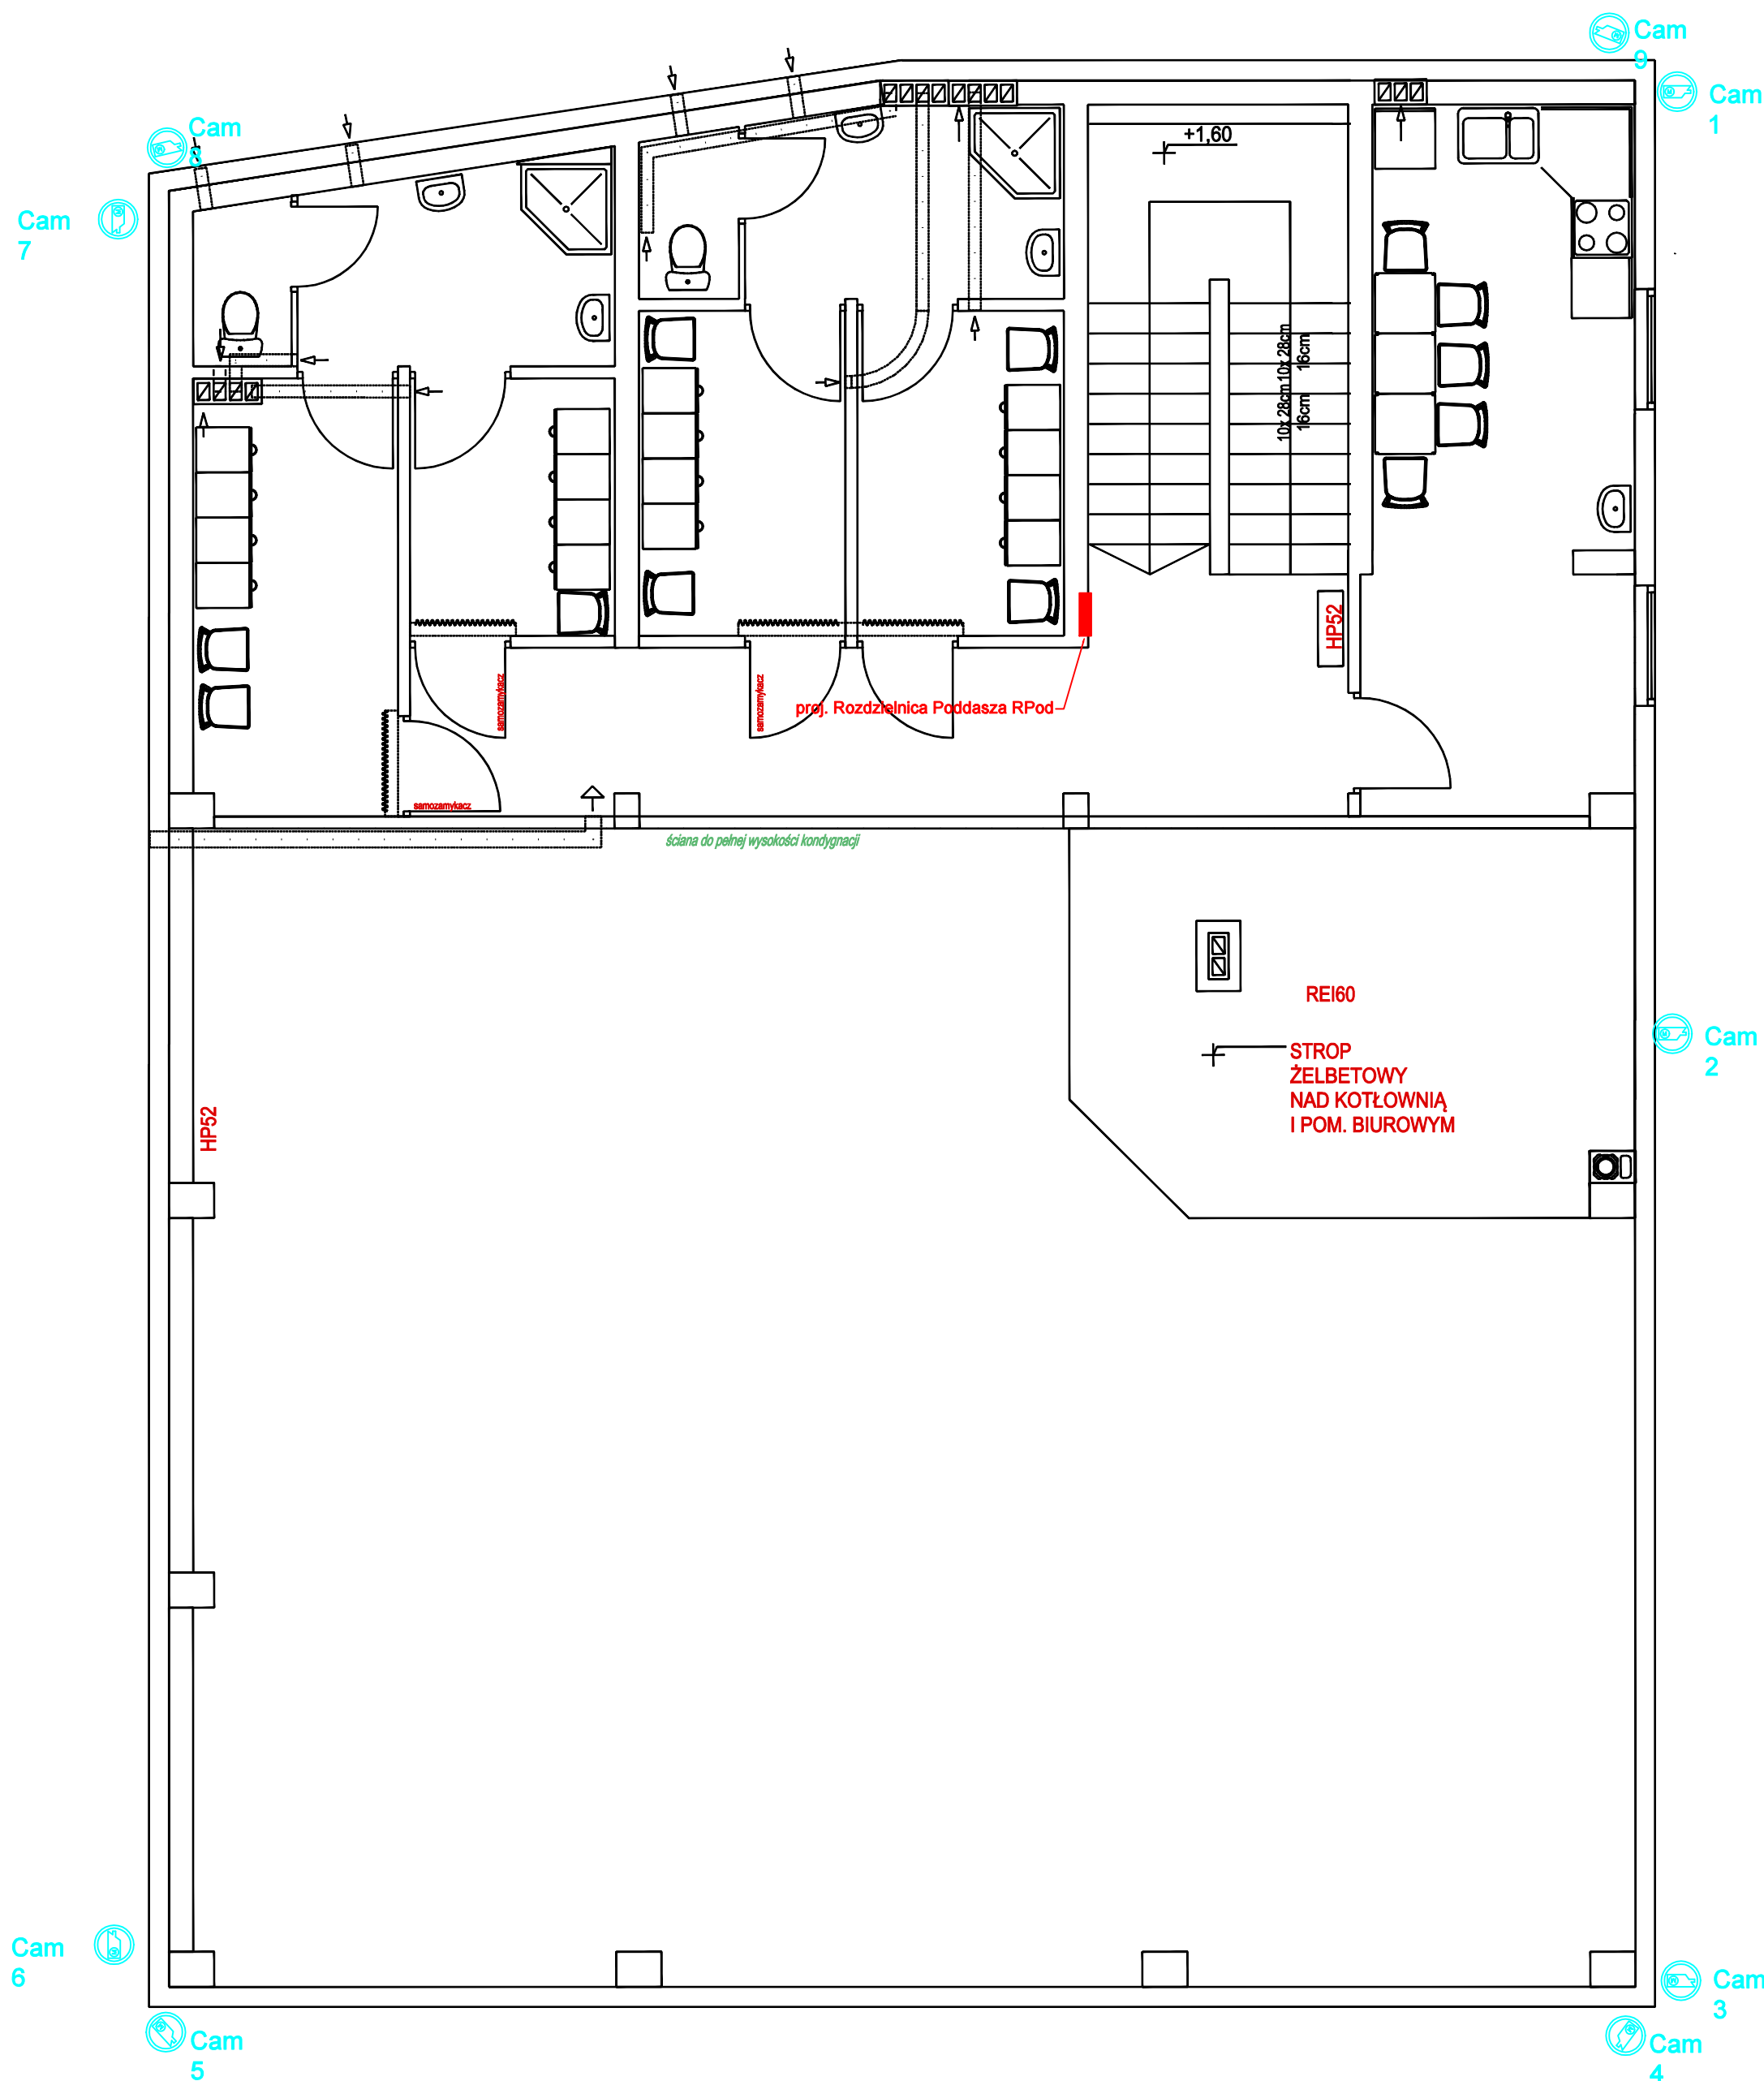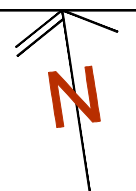

Ochrona podstawowa - izolacja podstawowa części czynnych

Ochrona przy uszkodzeniu - samoczynne wyłączenie zasilania

Ochrona uzupełniająca - urządzenia ochronne różnicowoprądowe o znamionowym prądzie różnicowoprądowym nie przekraczającym 30mA


RYSUNEK ZAMIENNY

 Firma Handlowo-Projektowo-Wdrożeniowa "ELEKTROTECHNIKA PLUS" Urszula Zajac Mikulowice 292 28-100 Busko-Zdrój tel. 511-220-073 e-mail: elektrotechnikaplust@mikulowice.pl. www.hurtownia-elektrotechniczna.pl			
Rzut Poddasza - Instalacja Systemu Monitoringu Wizyjnego			
Obiekt:	Punkt Selektywnej Zbiórki Odpadów Komunalnych (PSZOK)	Rysunek nr: ET04	
Adres:	Działki nr ewid. 1529/2, 1530 i 1539 ul. Starobuska 14 26-020 Chmielnik	Skala: 1:50	
Inwestor:	Zakład Usług Komunalnych w Chmielniku Sp. z o.o. Zrecze Duże 1A 26-020 Chmielnik		
Projektował:	Uprawnienia:	Data:	Podpis:
mgr inż. elektrotechn. Tomasz Zajac	SWK/0137/PWOE/07	Sierpień 2022	
Sprawdził:	Uprawnienia:	Data:	Podpis:
mgr inż. elektr. Stanisław Sobierajski	SWK/0047/POOE/03	Sierpień 2022	

Schemat blokowy instalacji teletechnicznej


Szafa serwerowa, dystrybucyjna SSRS-42-8/10-S04-B

Parter

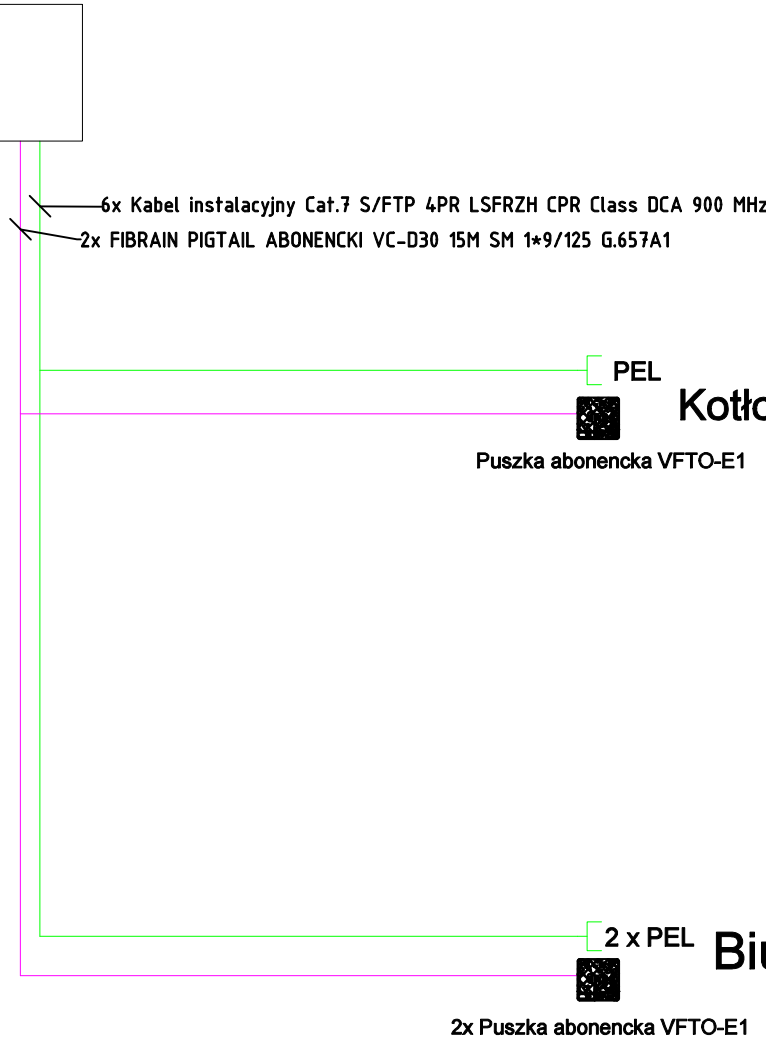

RYSUNEK ZAMIENNY

Firma Handlowo-Projektowo-Wdrożeniowa "ELEKTROTECHNIKA PLUS" Urszula Zając Mikulowice 292 28-100 Busko-Zdrój tel. 511-220-073 e-mail: elektrotechnikaplus@mikulowice.pl www.hurtownia-elektrotechniczna.pl			
Schemat blokowy okablowania strukturalnego			
Obiekt:	Punkt Selektywnej Zbiórki Odpadów Komunalnych (PSZOK)	Rysunek nr: ET05	
Adres:	Działki nr ewid. 1529/2, 1530 i 1539 ul. Starobuska 14 28-020 Chmielnik	Skala: b.s.	
Inwestor:	Zakład Usług Komunalnych w Chmielniku Sp. z o.o. Zrecze Duże 1A 28-020 Chmielnik		
Projektował:	Uprawnienia:	Data:	Podpis:
mgr inż. elektrotechn. Tomasz Zając	SWK/0137/PWOE/07	Sierpień 2022	
Sprawdził:	Uprawnienia:	Data:	Podpis:
mgr inż. elektr. Stanisław Sobierajski	SWK/0047/POOE/03	Sierpień 2022	

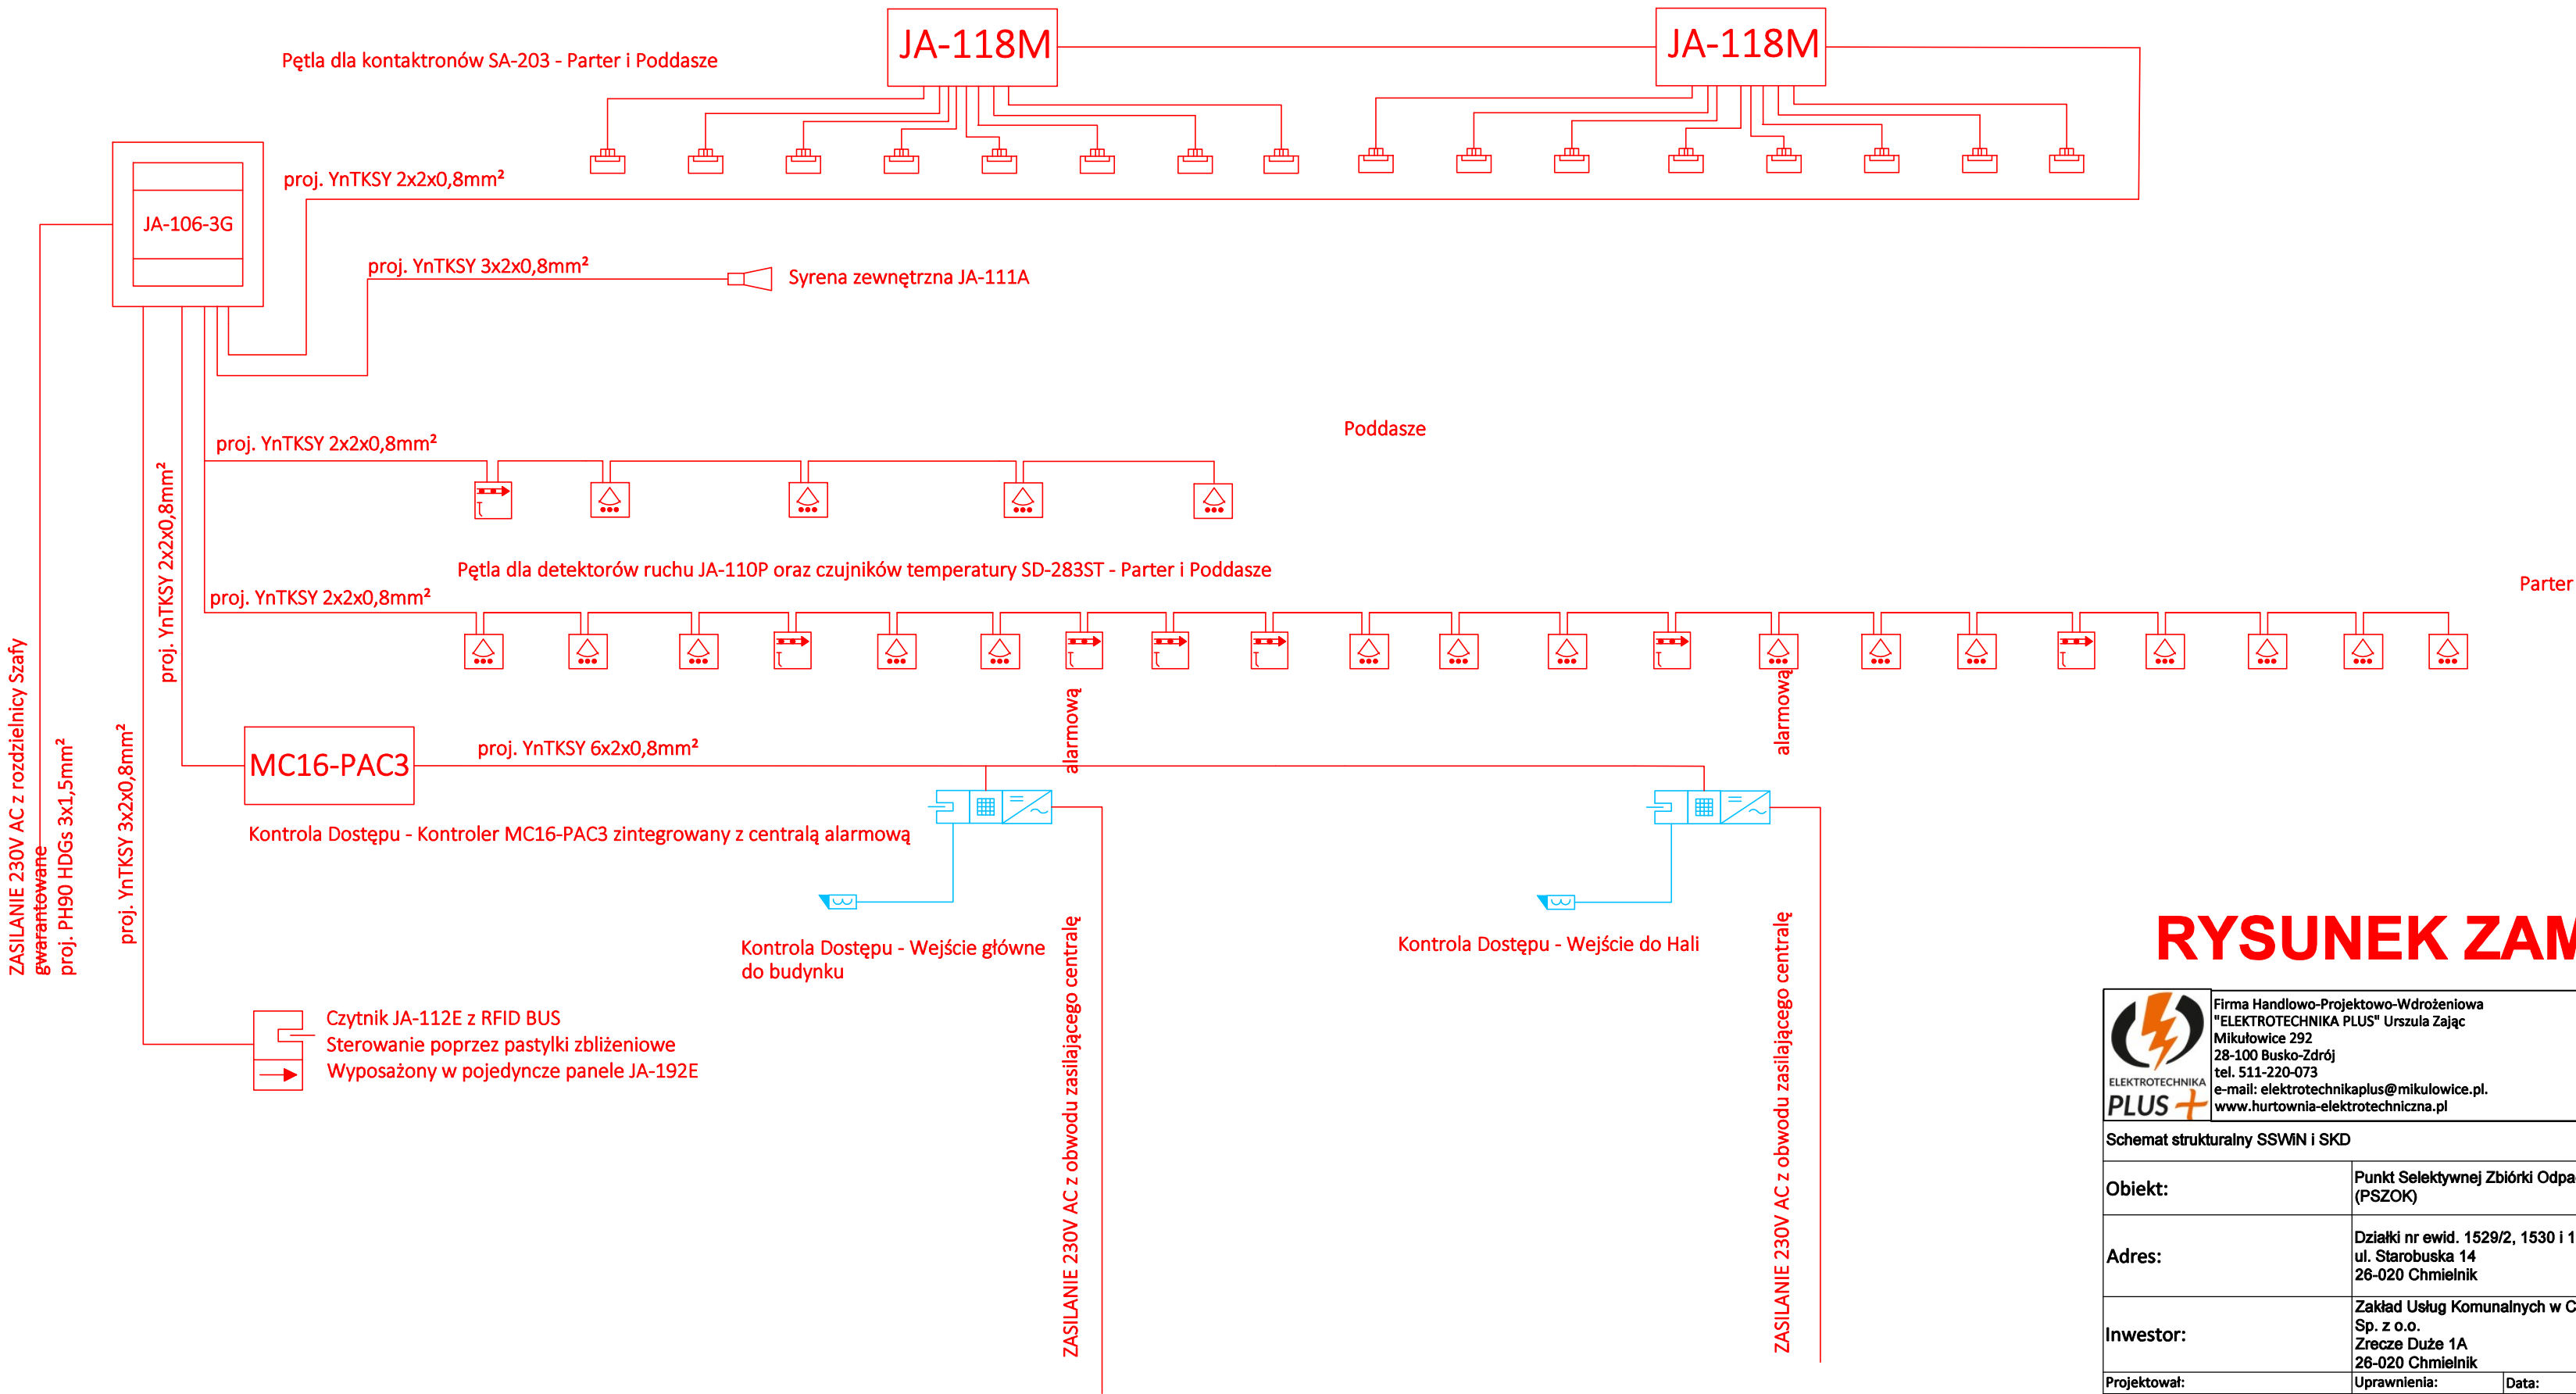

RYSUNEK ZAMIENNY


 ELEKTROTECHNIKA PLUS Firma Handlowo-Projektowo-Wdrożeniowa "ELEKTROTECHNIKA PLUS" Urszula Zajac Mikulowice 292 28-100 Busko-Zdrój tel. 511-220-073 e-mail: elektrotechnikaplus@mikulowice.pl. www.hurtownia-elektrotechniczna.pl			
Schemat strukturalny SSWN i SKD			
Obiekt:	Punkt Selektywnej Zbiórki Odpadów Komunalnych (PSZOK)	Rysunek nr: ET06	
Adres:	Działki nr ewid. 1529/2, 1530 i 1539 ul. Starobuska 14 26-020 Chmielnik	Skala: b.s.	
Inwestor:	Zakład Usług Komunalnych w Chmielniku Sp. z o.o. Zrecze Duże 1A 26-020 Chmielnik		
Projektował:	Uprawnienia:	Data:	Podpis:
mgr inż. elektrotechn. Tomasz Zajac	SWK/0137/PWOE/07	Sierpień 2022	
Sprawdził:	Uprawnienia:	Data:	Podpis:
mgr inż. elektr. Stanisław Sobierajski	SWK/0047/POOE/03	Sierpień 2022	

Rejestrator IP Hikvision DS-7616NI-K2/16P



RYSUNEK ZAMIENNY

Firma Handlowo-Projektowo-Wdrożeniowa "ELEKTROTECHNIKA PLUS" Urszula Zajęc Mikułowice 292 28-100 Busko-Zdrój tel. 511-220-073 e-mail: elektrotechnikaplus@mikulowice.pl www.hurtownia-elektrotechniczna.pl			
Schemat blokowy systemu monitoringu wizyjnego			
Obiekt:	Punkt Selektywnej Zbiórki Odpadów Komunalnych (PSZOK)	Rysunek nr: ET07	
Adres:	Działki nr ewid. 1529/2, 1530 i 1539 ul. Starobuska 14 26-020 Chmielnik	Skala: b.s.	
Inwestor:	Zakład Usług Komunalnych w Chmielniku Sp. z o.o. Zrecze Duże 1A 26-020 Chmielnik		
Projektował:	Uprawnienia:	Data:	Podpis:
mgr inż. elektrotechn. Tomasz Zajęc	SWK/0137/PWOE/07	Sierpień 2022	
Sprawdził:	Uprawnienia:	Data:	Podpis:
mgr inż. elektr. Stanisław Sobierajski	SWK/0047/POOE/03	Sierpień 2022	

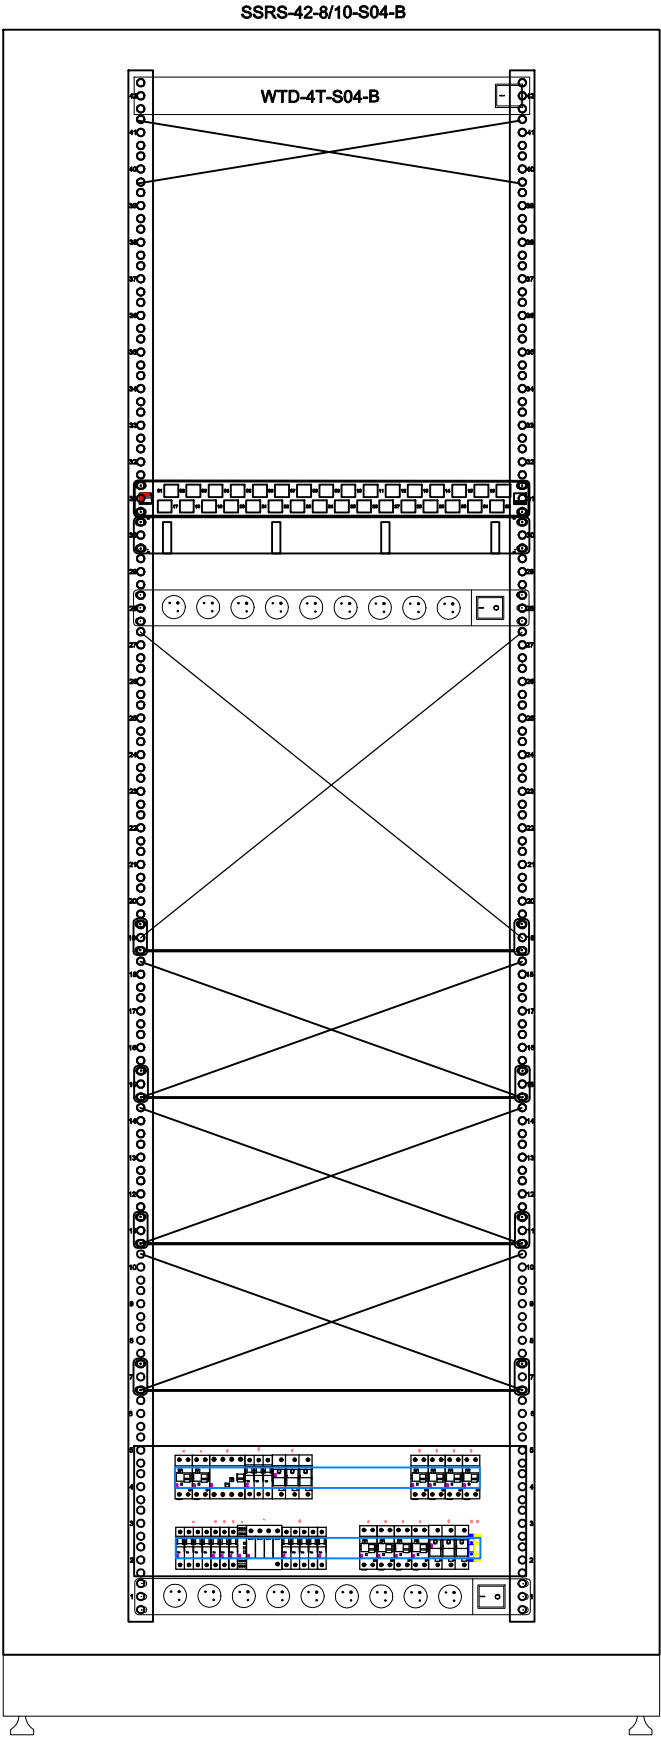

PANEL WENTYLACYJNY 4-WENTYLATOROWY DACHOWO-PODŁOGOWY Z TERMOSTATEM 1HE RAL 9005; WTD-4T-S04-B

Fibrair Data Patchpanel 1U 32 x cat 6A FTP/STP KEYSTONE-BLACK XR100.282.1
ORG-VP-1U-B

LISTWA ZASILAJĄCA 19\"/>

LISTWA ZASILAJĄCA 19\"/>

COKÓŁ 100 MM RAL 9005; CKS-8/8-S04-B

RYSUNEK ZAMIENNY

 Firma Handlowo-Projektowo-Wdrożeniowa "ELEKTROTECHNIKA PLUS" Urszula Zając Mikulowice 292 28-100 Busko-Zdrój tel. 511-220-073 e-mail: elektrotechnikaplus@mikulowice.pl. www.hurtownia-elektrotechniczna.pl			
Główna Szafa Dystrybucyjna			
Obiekt:	Punkt Selektywnej Zbiórki Odpadów Komunalnych (PSZOK)	Rysunek nr: ET08	
Adres:	Działki nr ewid. 1529/2, 1530 i 1539 ul. Starobuska 14 26-020 Chmielnik	Skala: b.s.	
Inwestor:	Zakład Usług Komunalnych w Chmielniku Sp. z o.o. Zrecze Duże 1A 26-020 Chmielnik		
Projektował:	Uprawnienia:	Data:	Podpis:
mgr inż. elektrotechn. Tomasz Zając	SWK/0137/PWOE/07	Sierpień 2022	
Sprawdził:	Uprawnienia:	Data:	Podpis:
mgr inż. elektr. Stanisław Sobierajski	SWK/0047/POOE/03	Sierpień 2022	